



规划审批用建筑面积测算  
使用本套设计图纸

泉州市规划勘测研究院

2026年02月12日

电气

给排水


建筑

电讯

暖通

结构


制图人

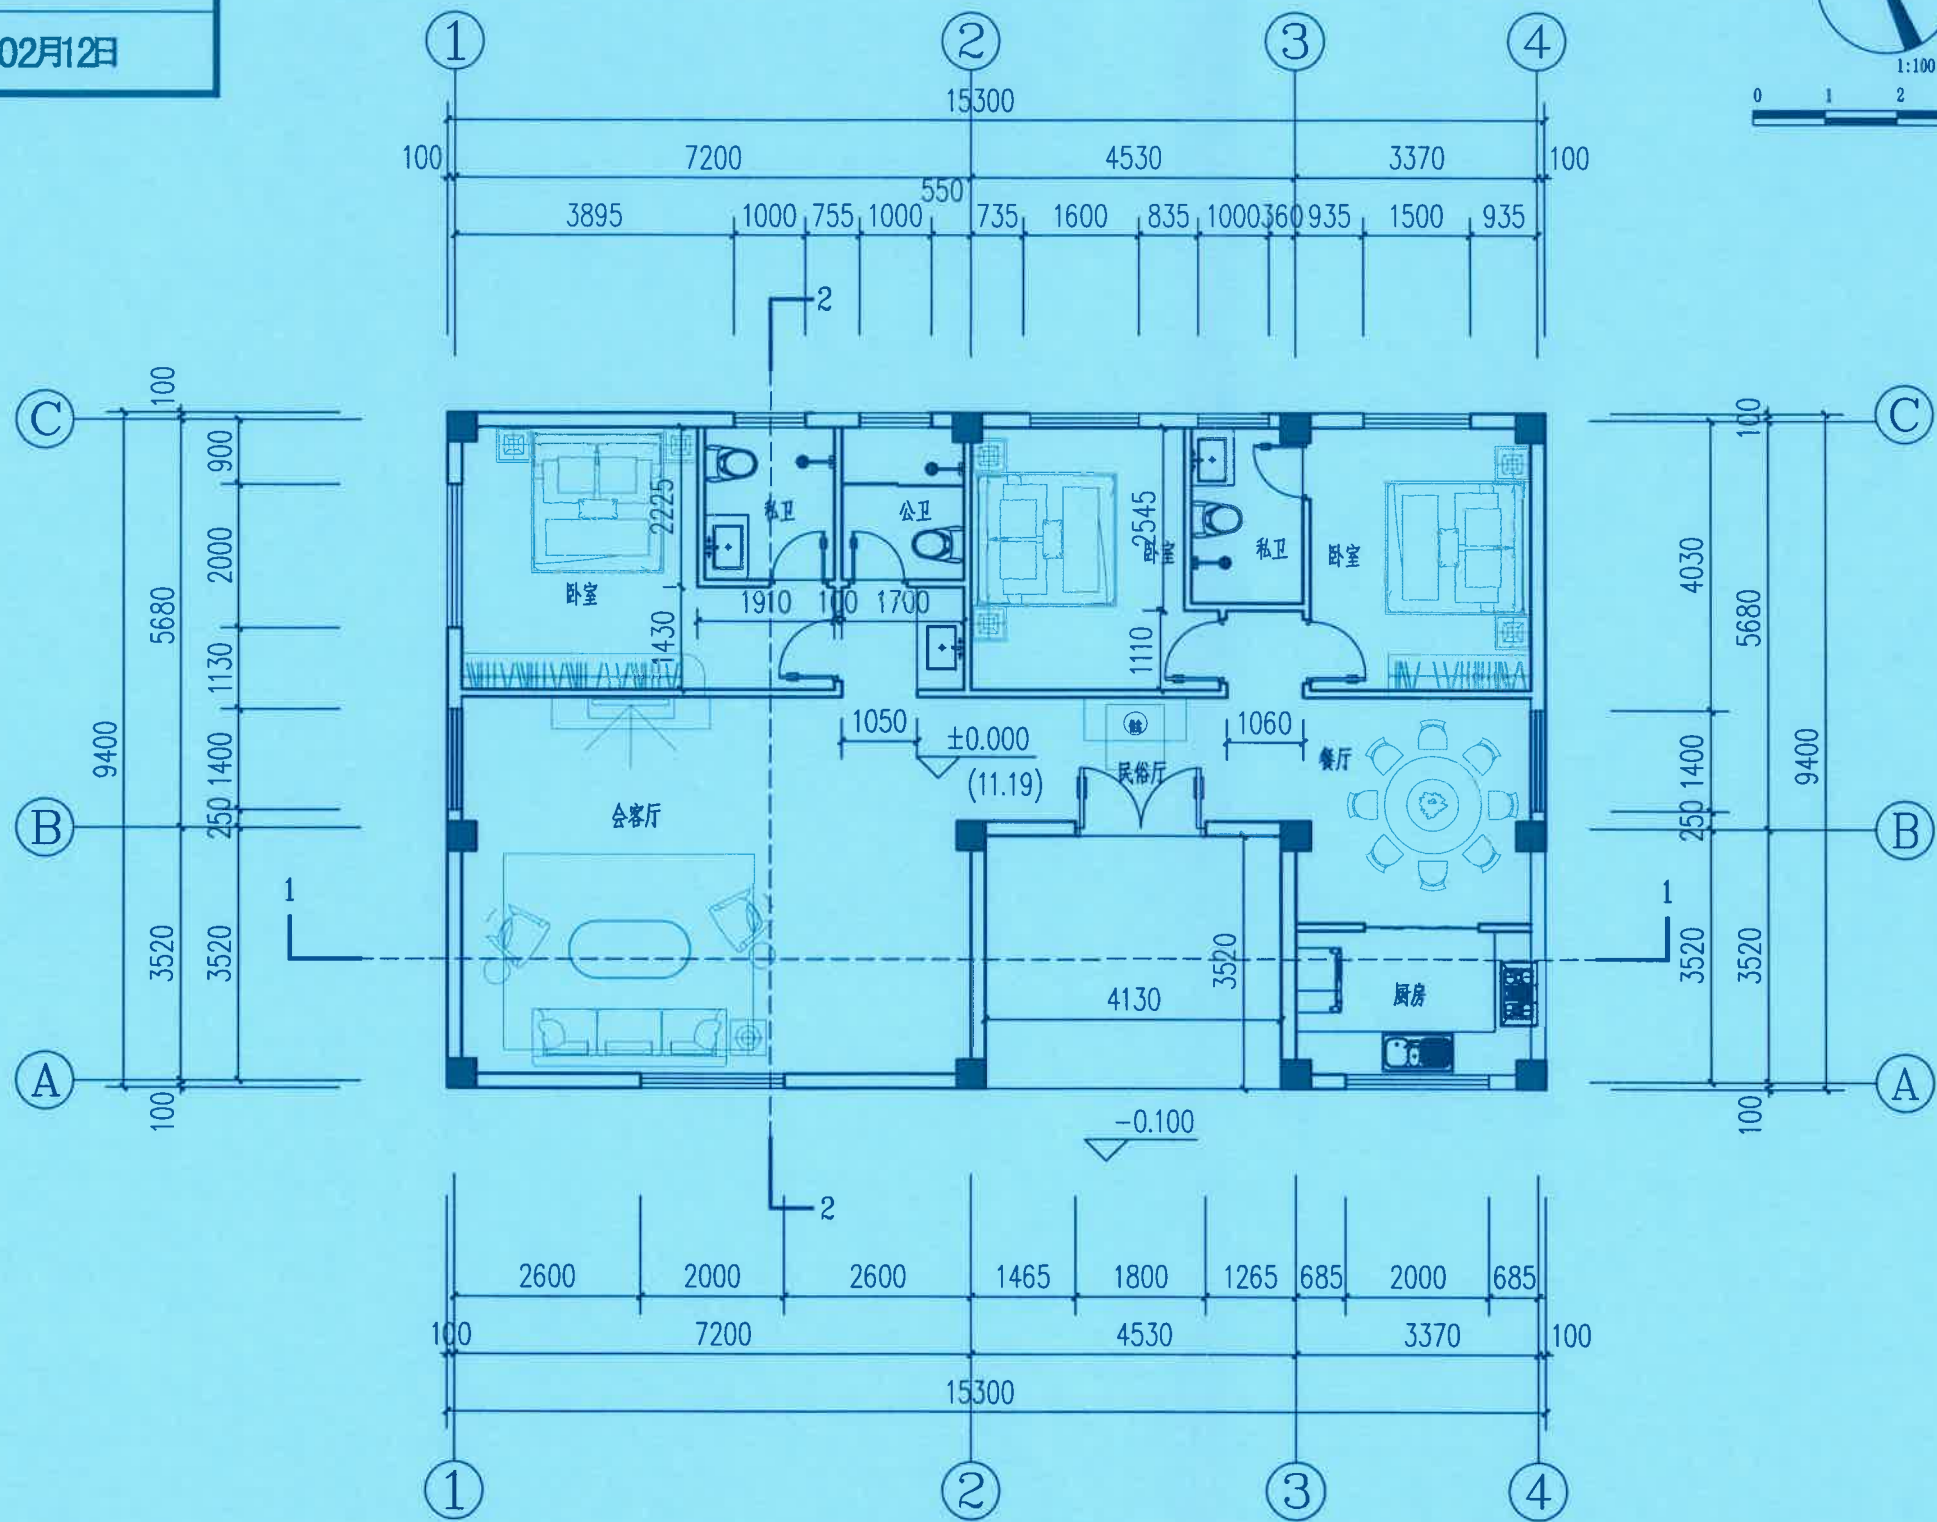

一层平面图 1:100

占地建筑面积: 129.28平方米

总建筑建筑面积: 129.28平方米

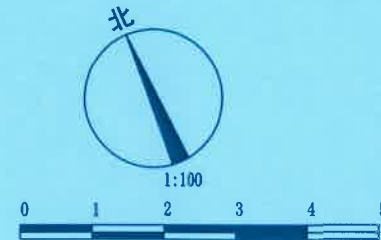

福建省工程勘察设计协会  
福建省工程勘察设计协会  
院出图章: CNADRI PROJECT SEAL  
资质等级: 甲级 证号: A135000251  
有效期至: 2028年12月22日

注册建筑师执业章:  
REGISTERED ARCHITECT'S SEAL  
中华人民共和国一级注册建筑师  
方明和  
注册编号: 3500025-019  
专业注册师执业章: 12/1  
PROFESSIONAL REGISTERED SEAL

建筑设计单位:  
ARCHITECTURE DESIGN



福建凯建筑设计集团有限公司  
(原名称: 福建凯集团设计院有限公司)

建筑工程 甲级

资质证书编号: A135000251

电话: 0595-22005828 传真: 0595-22007728  
地址: 泉州市丰泽区西贤路117号中源大厦215-217室

院出图章:  
CNADRI PROJECT SEAL

资质等级: 甲级 证号: A135000251

有效期至: 2028年12月22日

注册建筑师执业章:  
REGISTERED ARCHITECT'S SEAL

中华人民共和国一级注册建筑师  
方明和  
注册编号: 3500025-019  
专业注册师执业章: 12/1  
PROFESSIONAL REGISTERED SEAL

施工图审查单位:

施工图审查合格书编号:

建设单位: 陈路生  
CLIENT

项目名称: 丰泽区清源街道  
PROJECT NAME 环山社区环贤路120号

图名:  
DRAWING TITLE  
一层平面图

设计号:  
PROJECT No.

项目总负责人 PROJECT DIRECTOR	方明和	方明和
技术总负责人 TECHNICAL DIRECTOR	刘高超	刘高超
审定人 AUTHORIZED BY	刘高超	刘高超
审核人 VERIFIED BY	林渊源	林渊源
专业负责人 DISCIPLINE RESPONSIBLE BY	方明和	方明和
校对 CHECKED BY	方明和	方明和
设计人 DESIGNED BY	黄卢俊	黄卢俊

图别: 方案  
STATUS 方案  
图号: 02  
DRAWING No.

比例: 1:100  
SCALE 1:100  
日期: 2025.12  
DATE

规划审批用建筑面积测算  
使用本套设计图纸

泉州市规划勘测研究院

2026年02月12日

电气

给排水


建筑

电讯


暖通

结构

制图人

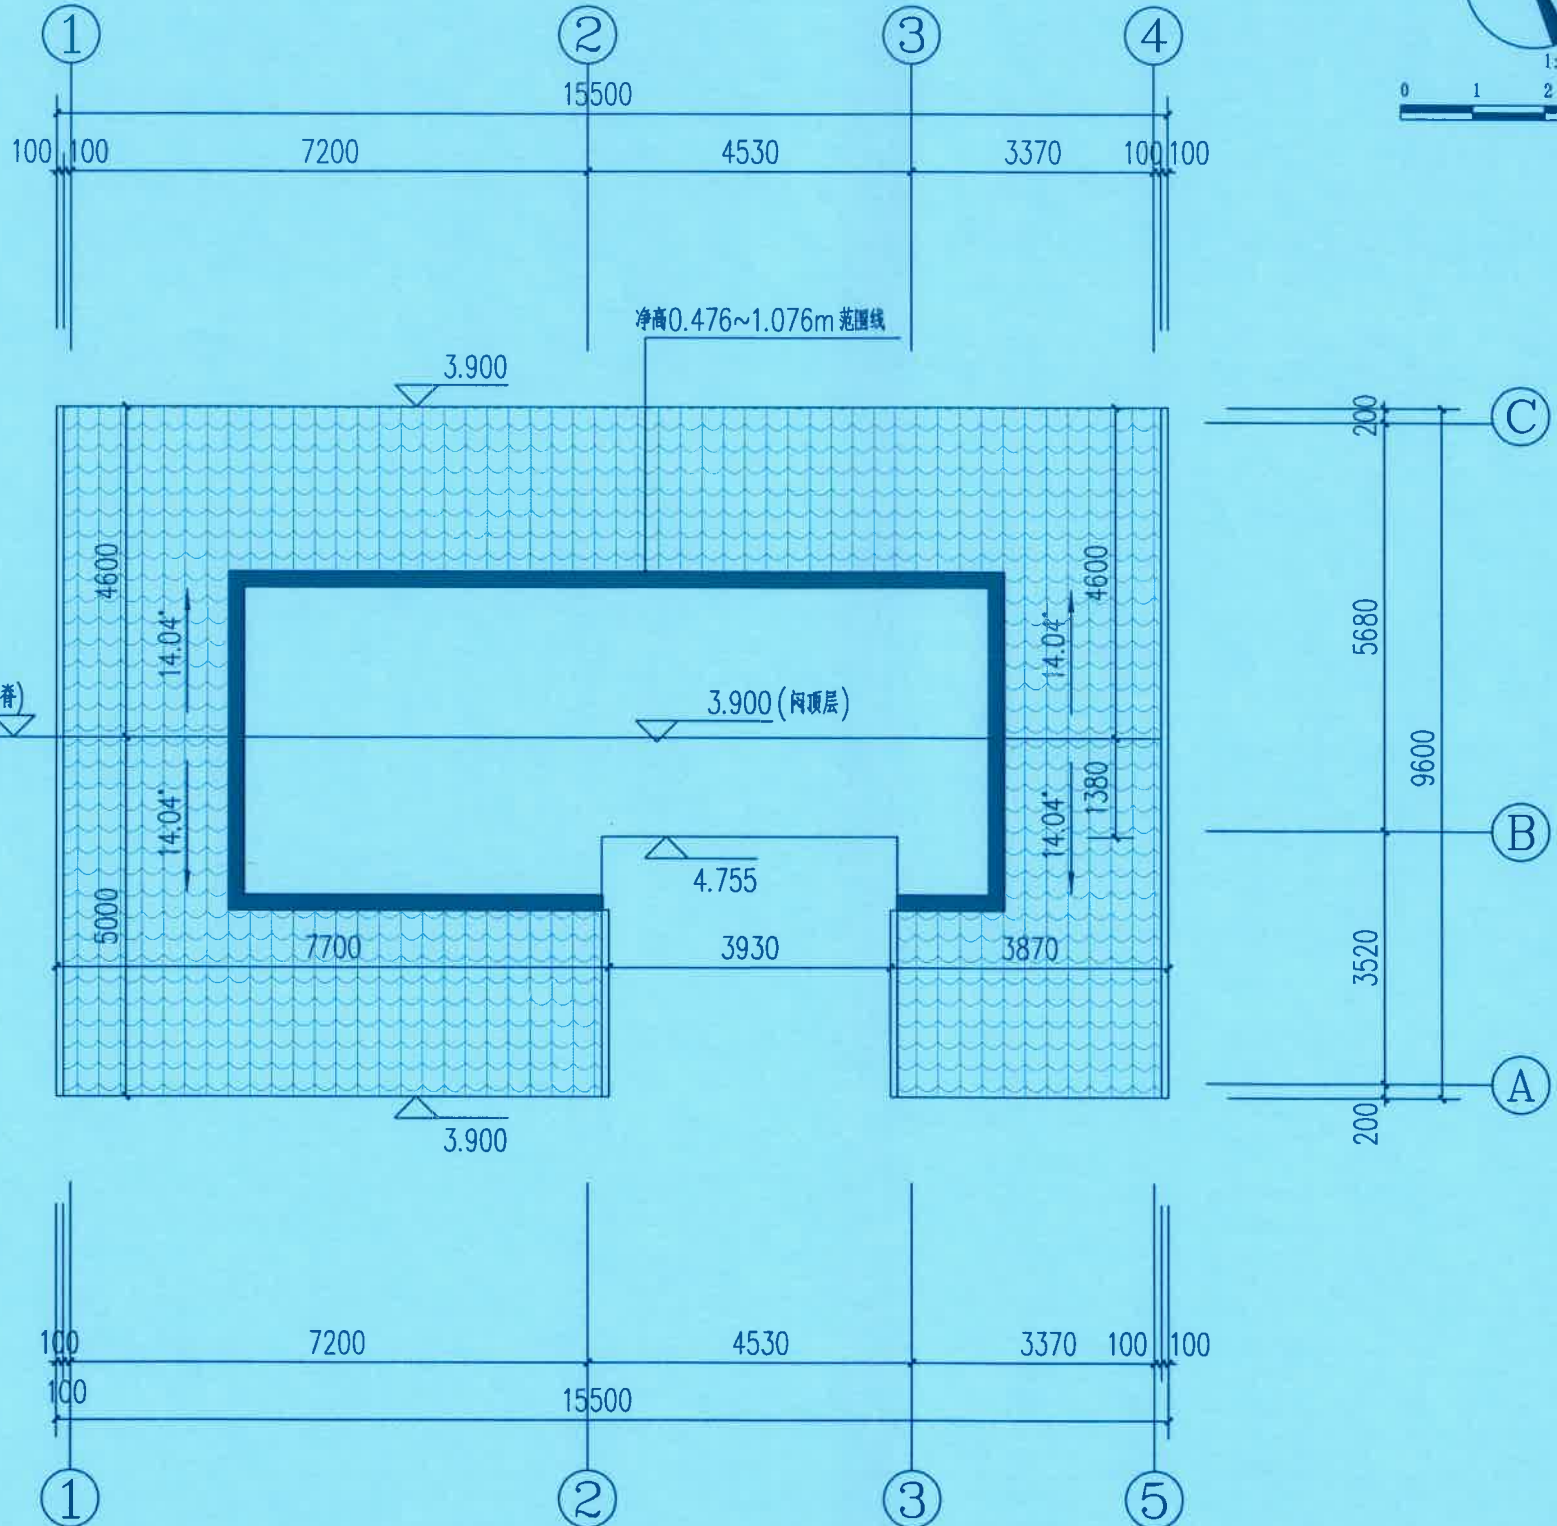

闷顶层平面图 1:100  
本层建筑面积: 0 平方米(不计容)

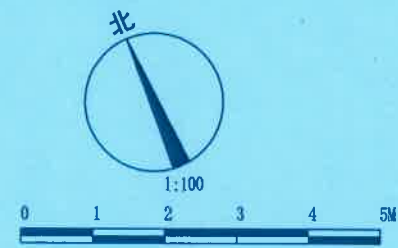

建筑设计单位:  
ARCHITECTURE DESIGN



福建凯筑工程设计集团有限公司  
(原名称:福建凯筑集团设计院有限公司)

建筑工程 甲级

资质证书编号: A135000251

电话: 0595-22005828 传真: 0595-22007728  
地址: 泉州市丰泽区西贤路117号中源大厦215-217室

福建省工程勘察设计  
福建凯筑工程设计集团有限公司  
院出图章:  
CNADRI PROJECT SEAL  
资质 范围: 建筑  
等级: 甲级 证号: A135000251  
有效期至: 2028年12月22日

注册建筑师执业章

REGISTERED ARCHITECT'S SEAL

中华人民共和国一级注册建筑师  
姓名: 方明和  
注册号: 3500025-019  
有效期至: 至2026年12月

专业注册师执业章

PROFESSIONAL REGISTERED SEAL

施工图审查单位:

施工图审查合格书编号:

建设单位: 陈路生  
CLIENT

项目名称: 丰泽区清源街道  
PROJECT NAME 环山社区环贤路120号

图名:  
DRAWING TITLE  
闷顶层平面图

设计号:  
PROJECT No.

项目总负责人 PROJECT DIRECTOR	方明和	方明和
技术总负责人 TECHNICAL DIRECTOR	刘高超	刘高超
审定人 AUTHORIZED BY	刘高超	刘高超
审核人 VERIFIED BY	林渊源	林渊源
专业负责人 DISCIPLINE RESPONSIBLE BY	方明和	方明和
校对 CHECKED BY	方明和	方明和
设计人 DESIGNED BY	黄卢俊	黄卢俊

图别: 方案  
STATUS  
图号: 03  
DRAWING No.  
比例: 1:100  
SCALE  
日期: 2025.12  
DATE

规划审批用建筑面积测算  
使用本套设计图纸

泉州市规划勘测研究院

2026年02月12日

电气

给排水


建筑

电讯


暖通

结构

制图人

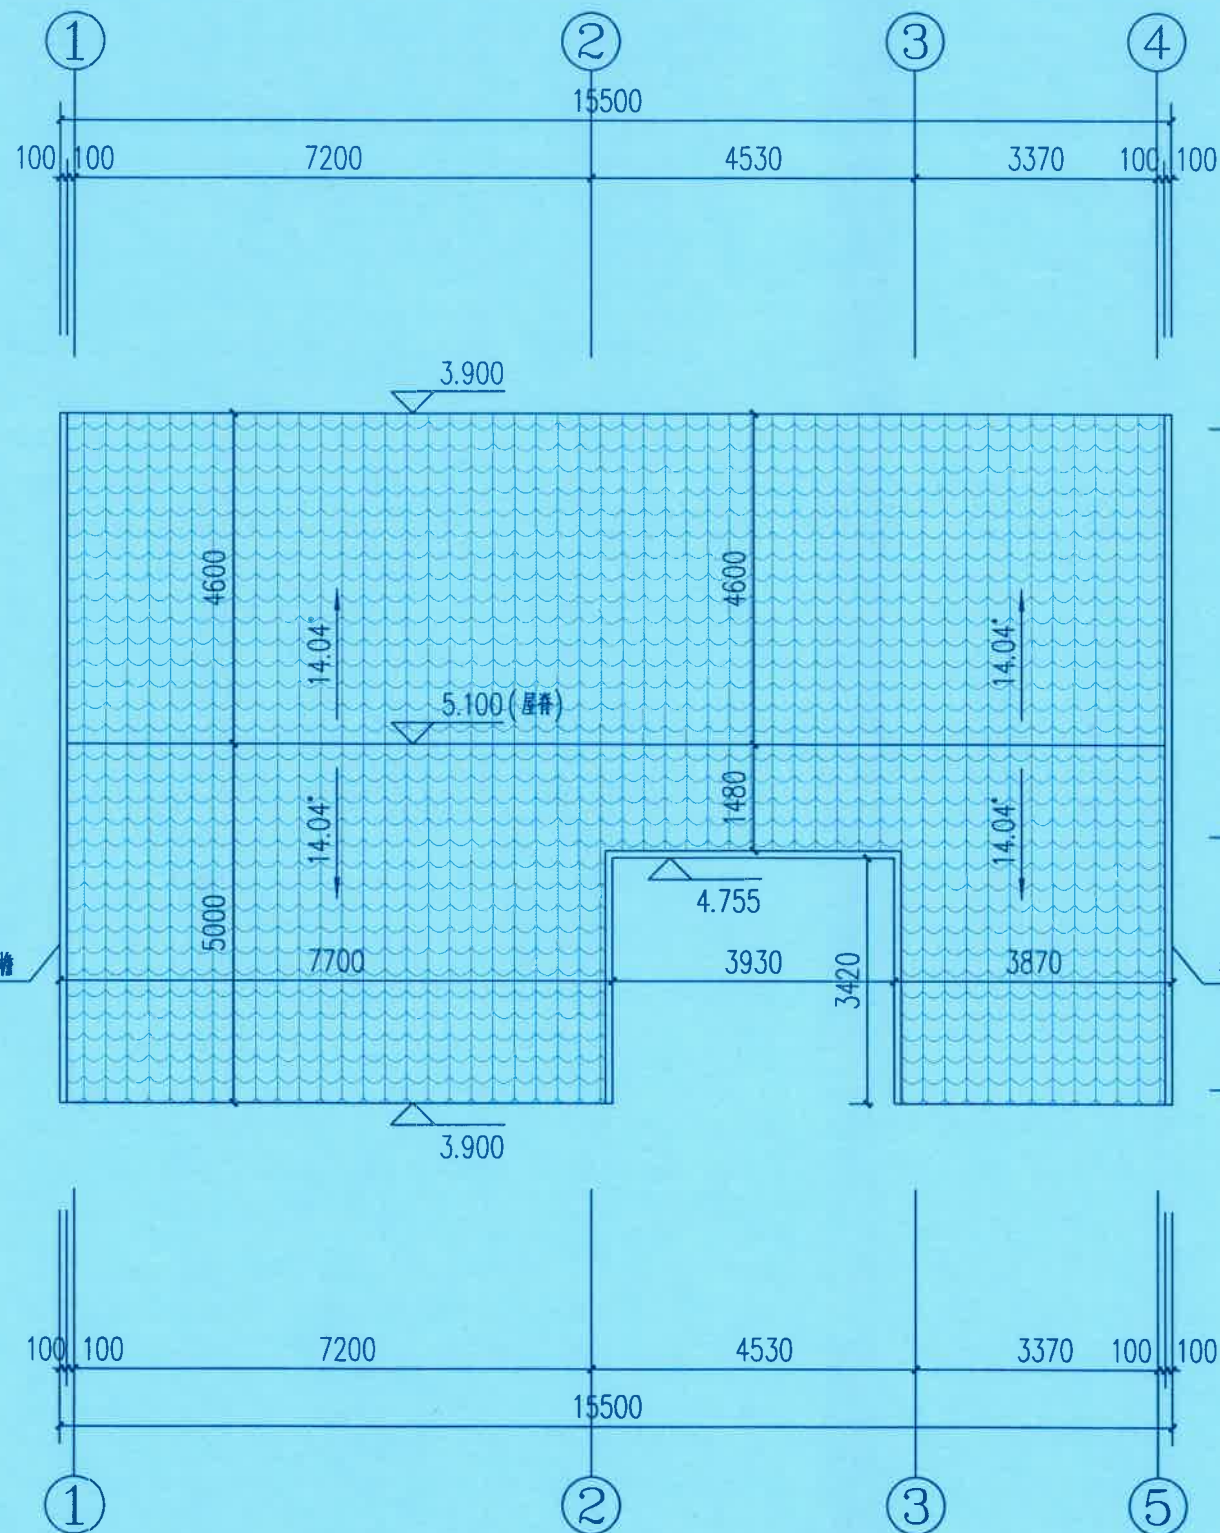

屋面层平面图 1:100

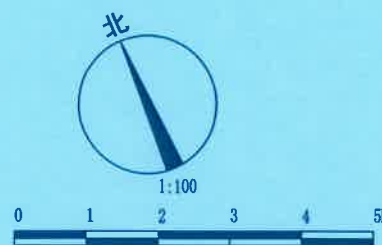

福建省工程勘察设计行业协会  
福建凯筑工程设计集团有限公司  
资质等级：甲级  
有效期至：2028年12月22日

注册建筑师执业章  
方明和  
注册编号：3500025-019  
有效期至：2026年12月

建筑设计单位  
ARCHITECTURE DESIGN



福建凯筑工程设计集团有限公司  
(原名称：福建凯筑设计院有限公司)

建筑工程 甲级

资质证书编号：A135000251

电话：0595-22005828 传真：0595-22007728  
地址：泉州市丰泽区西贤路117号中源大厦215-217室

院出图章  
CNADRI-PROJECT SEAL

等级：甲级 证书号：A135000251

有效期至：2028年12月22日

施工图审查单位

施工图审查合格书编号

建设单位：陈路生  
CLIENT

项目名称：丰泽区清源街道  
PROJECT NAME 环山社区环贤路120号

图名：屋面层平面图  
DRAWING TITLE

设计号  
PROJECT No.

项目总负责人 PROJECT DIRECTOR	方明和	方明和
技术总负责人 TECHNICAL DIRECTOR	刘高超	刘高超
审定人 AUTHORIZED BY	刘高超	刘高超
审核人 VERIFIED BY	林渊源	林渊源
专业负责人 DISCIPLINE RESPONSIBLE BY	方明和	方明和
校对 CHECKED BY	方明和	方明和
设计人 DESIGNED BY	黄卢俊	黄卢俊

图别：方案  
STATUS DRAWING No. 04

比例：1:100  
SCALE DATE 2025.12

规划审批用建筑面积测算  
使用本套设计图纸

泉州市规划勘测研究院

2026年02月12日

电气

给排水

建筑


 
电讯

暖通


 
结构



制图人

立面材质图例:



-  浅灰色仿石外墙瓷砖, 工字缝  
规格600X300
-  红色琉璃瓦屋面

立面材质图例:

-  浅灰色仿石外墙瓷砖, 工字缝  
规格600X300
-  红色琉璃瓦屋面

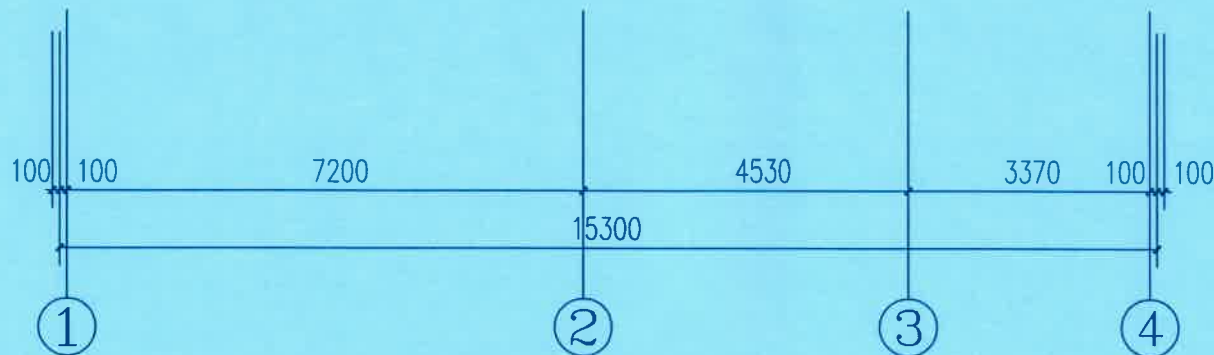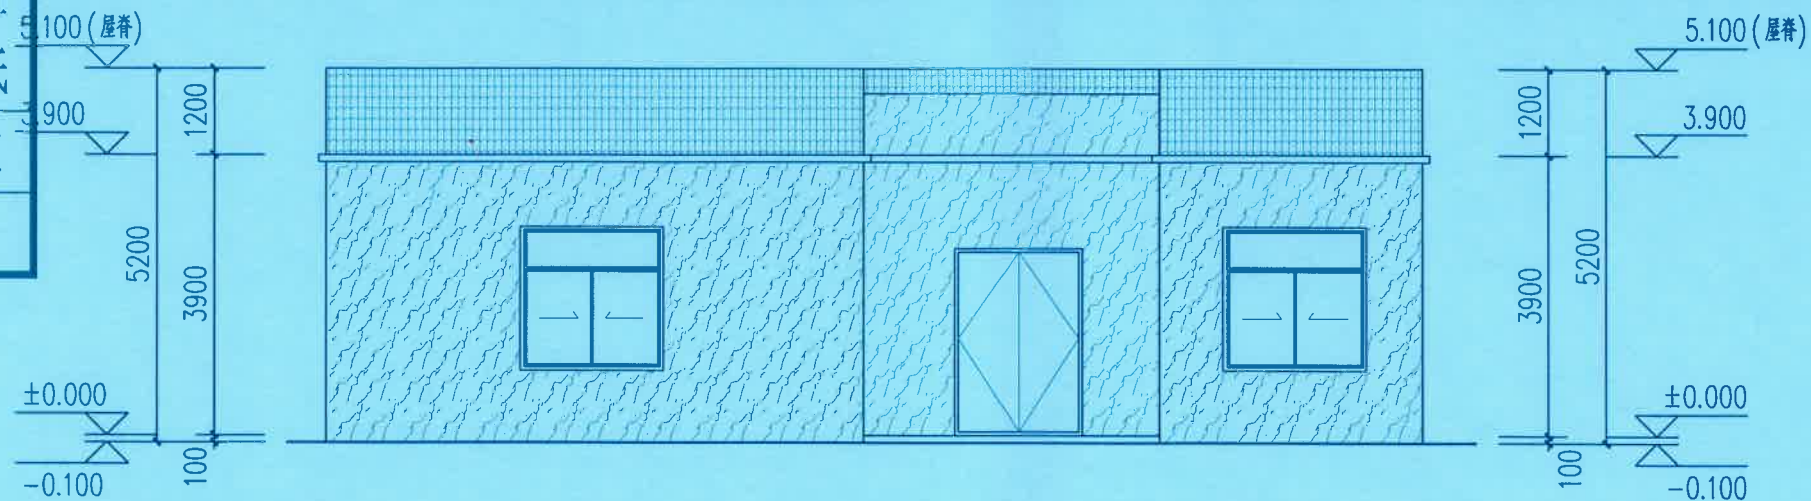

①~④轴立面图 1:100

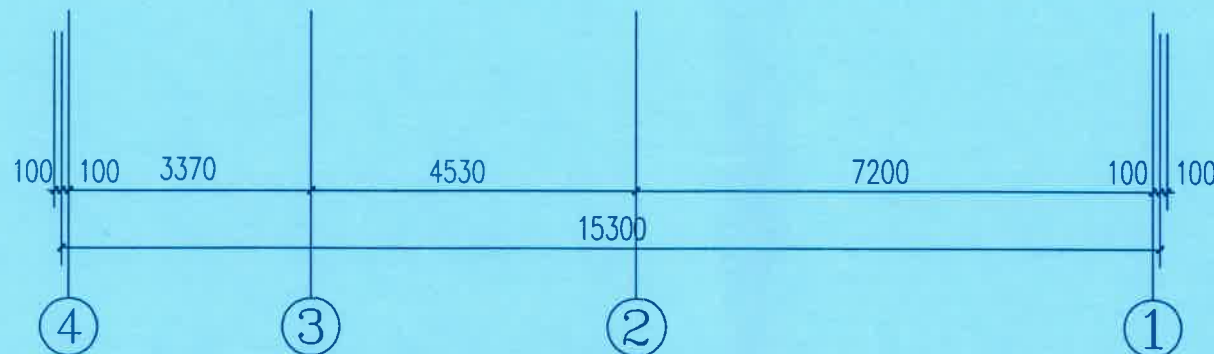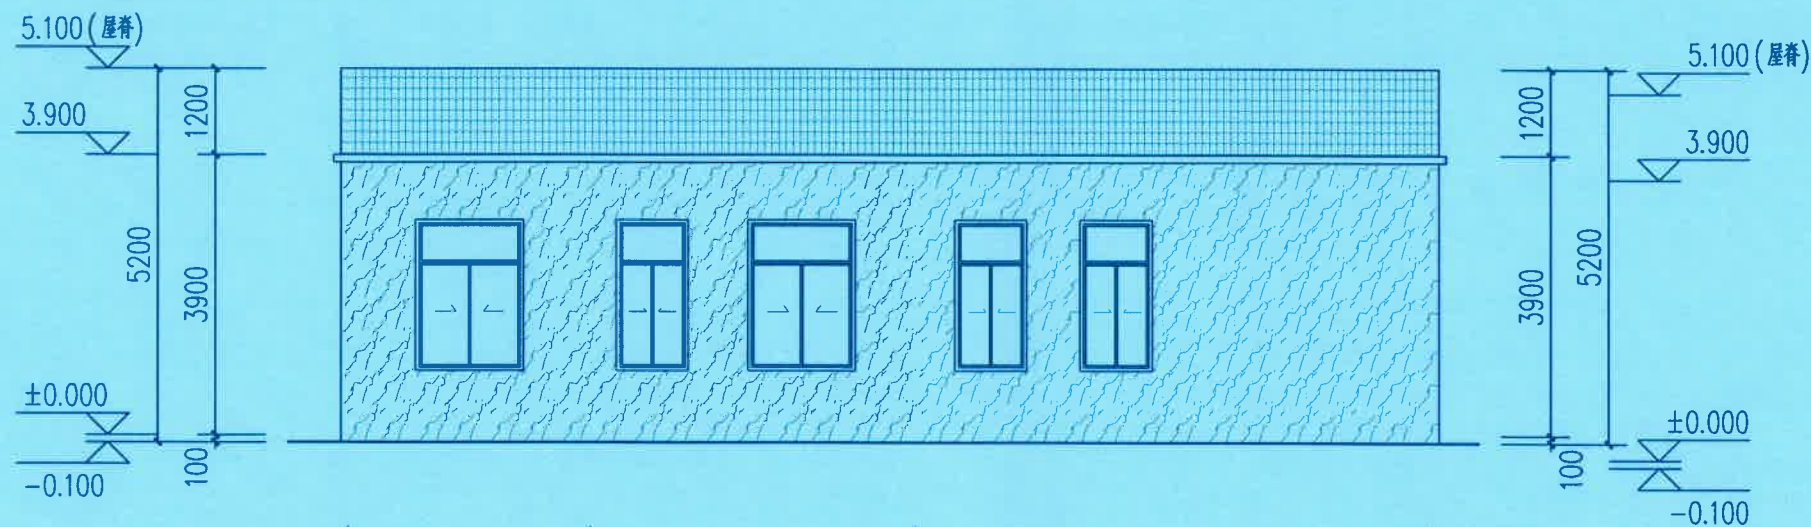

④~①轴立面图 1:100

建筑设计单位:  
ARCHITECTURE DESIGN



福建凯筑工程设计集团有限公司  
(原名称: 福建凯筑集团设计院有限公司)

建筑工程 甲级

资质证书编号: A135000251

电话: 0595-22005828 传真: 0595-22007728  
地址: 泉州市丰泽区西贤路117号中源大厦215-217室

福建省工程

福建凯筑

资质

等级: 甲级

有效期至: 2028年12月22日

院出图章:

CNADRI PROJECT SEAL

范围: 建筑工程

证号: A135000251

有效期至: 2028年12月22日

注册建筑师执业章:  
REGISTERED ARCHITECT'S SEAL



施工图审查单位:

施工图审查合格书编号:

建设单位: 陈路生  
CLIENT

项目名称: 丰泽区清源街道  
PROJECT NAME 环山社区环贤路120号

图名:  
DRAWING TITLE ①~④轴立面图  
④~①轴立面图

设计号:  
PROJECT No.

项目总负责人 PROJECT DIRECTOR	方明和	方明和
技术总负责人 TECHNICAL DIRECTOR	刘高超	刘高超
审定人 AUTHORIZED BY	刘高超	刘高超
审核人 VERIFIED BY	林渊源	林渊源
专业负责人 DISCIPLINE RESPONSIBLE BY	方明和	方明和
校对入 CHECKED BY	方明和	方明和
设计人 DESIGNED BY	黄卢俊	黄卢俊

图别: 方案  
STATUS 方案  
图号: 05  
DRAWING No.

比例: 1:100  
SCALE 1:100  
日期: 2025.12  
DATE

规划审批用建筑面积测算  
使用本套设计图纸

泉州市规划勘测研究院

2026年02月12日

电气

给排水

建筑

电讯

暖通

 
结构

制图人

立面材质图例:



浅灰色仿石外墙瓷砖, 工字缝  
规格600X300




红色琉璃瓦屋面



立面材质图例:




 
浅灰色仿石外墙瓷砖, 工字缝  
规格600X300



红色琉璃瓦屋面

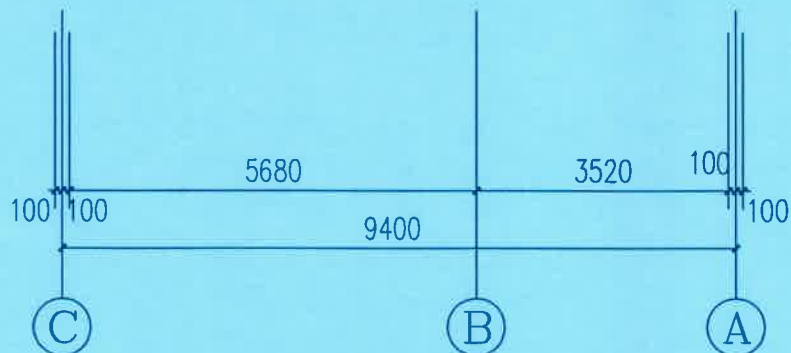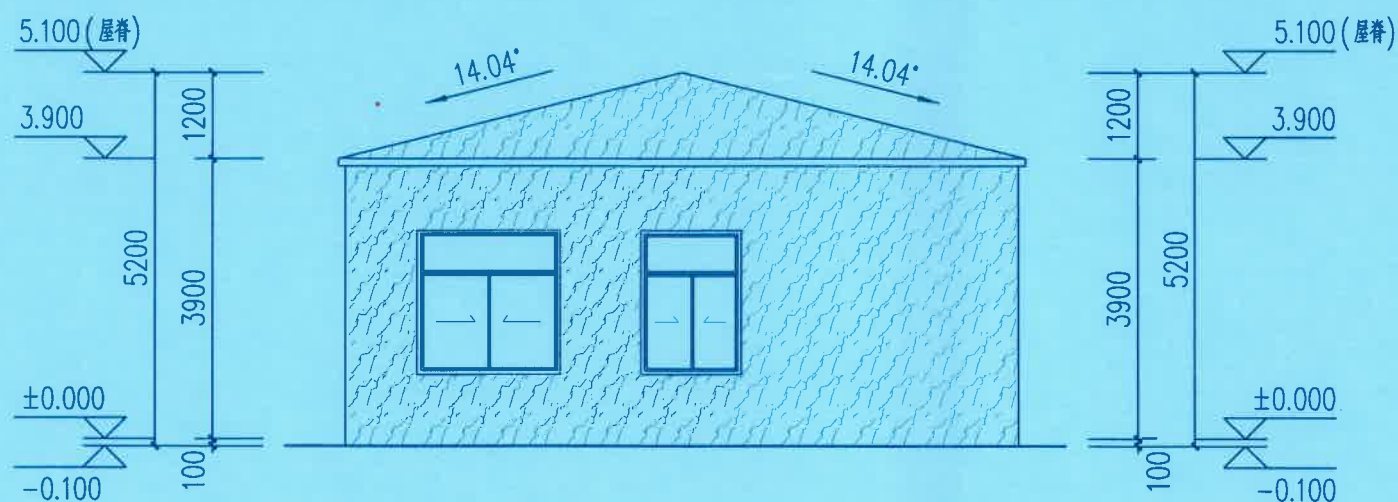

C~A轴立面图 1:100

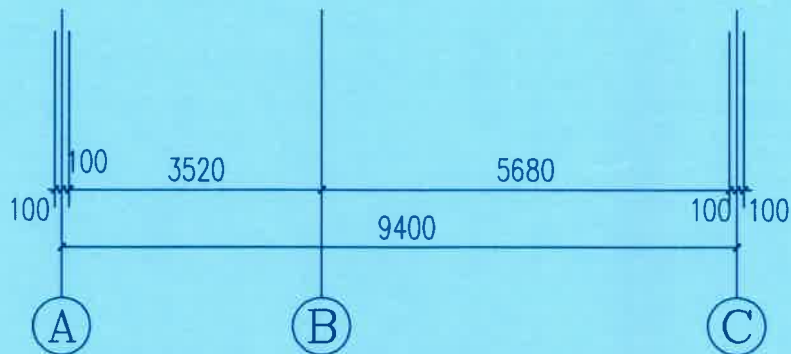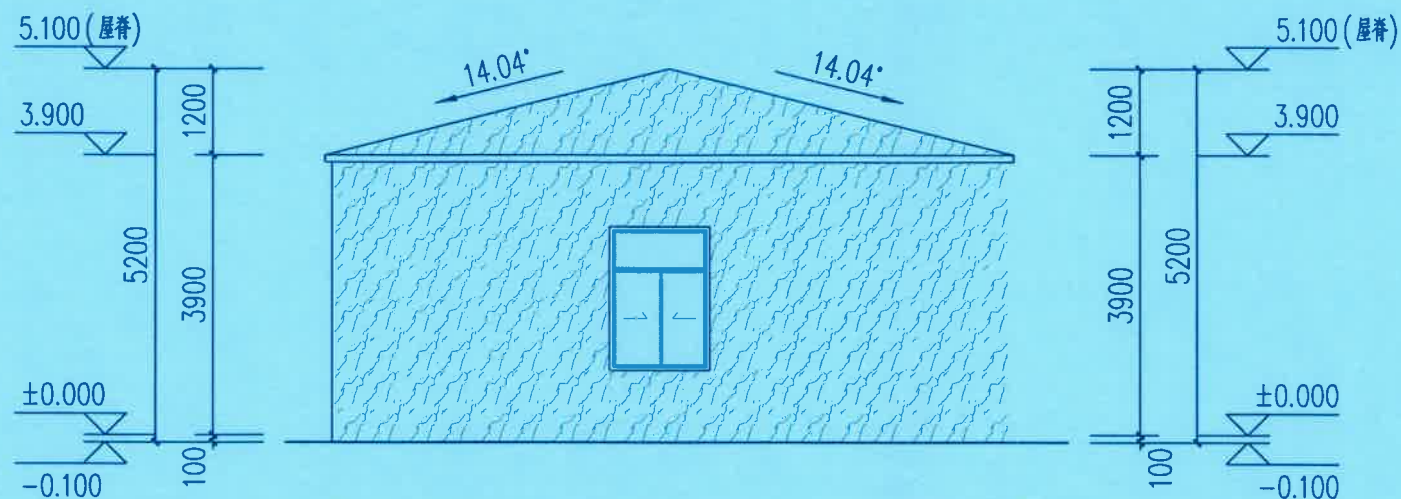

A~C轴立面图 1:100

建筑设计单位:  
ARCHITECTURE DESIGN



福建凯筑工程设计集团有限公司  
(原名称: 福建凯筑集团设计院有限公司)

建筑工程 甲级

资质证书编号: A135000251

电话: 0595-22005828 传真: 0595-22007728

地址: 泉州市丰泽区西贤路117号中源大厦215-217室

福建省工程勘

福建凯筑工程

资质

范围: 建筑工程

等级: 甲级

有效期至: 2028年12月22日

院出图章

CNADRI PROJECT SEAL

证号: A135000251

2028年12月22日

注册建筑师执业章:



PROFESSIONAL REGISTERED SEAL

施工图审查单位:

施工图审查合格书编号:

建设单位: 陈路生  
CLIENT

项目名称: 丰泽区清源街道  
PROJECT NAME 环山社区环贤路120号

图名:  
DRAWING TITLE C~A轴立面图  
A~C轴立面图

设计号:  
PROJECT No.

项目总负责人 PROJECT DIRECTOR	方明和	方明和
技术总负责人 TECHNICAL DIRECTOR	刘高超	刘高超
审定人 AUTHORIZED BY	刘高超	刘高超
审核人 VERIFIED BY	林渊源	林渊源
专业负责人 DISCIPLINE RESPONSIBLE BY	方明和	方明和
校对 CHECKED BY	方明和	方明和
设计人 DESIGNED BY	黄卢俊	黄卢俊

图别: STATUS	方案	图号: DRAWING No.	06
比例: SCALE	1:100	日期: DATE	2025.12

规划审批用建筑面积测算  
使用本套设计图纸

泉州市规划勘测研究院

2026年02月12日

建筑设计单位:  
ARCHITECTURE DESIGN



福建凯筑工程设计集团有限公司  
(原名称:福建凯筑集团设计院有限公司)

建筑工程 甲级

资质证书编号: A135000251

电话: 0595-22005828 传真: 0595-22007728  
地址: 泉州市丰泽区西贤路117号中源大厦215-217室

福建省工程勘察设计  
福建凯筑工程  
院出图章:  
范围: CNADRI PROJECT SEAL  
资质等级: 甲级 证号: A135000251  
有效期至: 2028年12月22日

注册建筑师执业章:  
REGISTERED ARCHITECT'S SEAL  
姓名: 方明和  
注册号: 3500025-019  
有效期: 至2026年12月

专业注册师执业章:  
PROFESSIONAL REGISTERED SEAL

施工图审查单位:

施工图审查合格书编号:

建设单位: 陈路生  
CLIENT



项目名称: 丰泽区清源街道  
PROJECT NAME 环山社区环贤路120号

图名: 1-1剖面图  
DRAWING TITLE 2-2剖面图



设计号:  
PROJECT No.

项目总负责人 PROJECT DIRECTOR	方明和	方明和
技术总负责人 TECHNICAL DIRECTOR	刘高超	刘高超
审定人 AUTHORIZED BY	刘高超	刘高超
审核人 VERIFIED BY	林渊源	林渊源
专业负责人 DISCIPLINE RESPONSIBLE BY	方明和	方明和
校对 CHECKED BY	方明和	方明和
设计人 DESIGNED BY	黄卢俊	黄卢俊

图别: STATUS	方案	图号: DRAWING No.	07
比例: SCALE	1:100	日期: DATE	2025.12

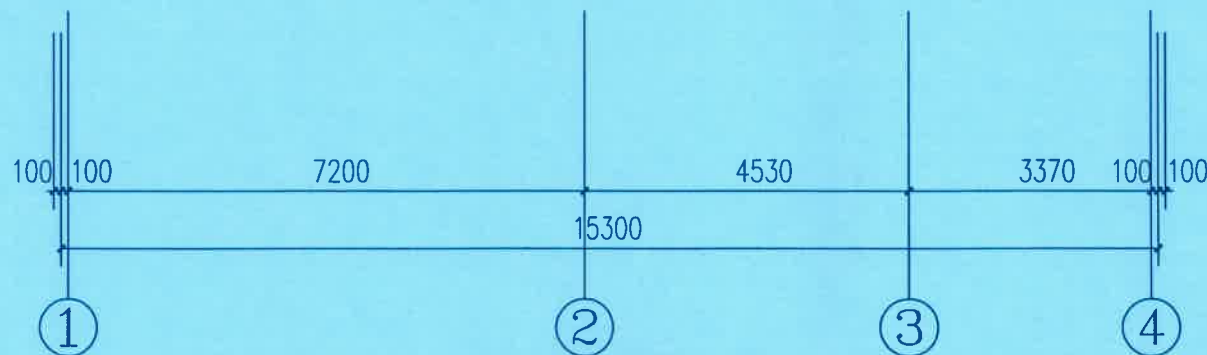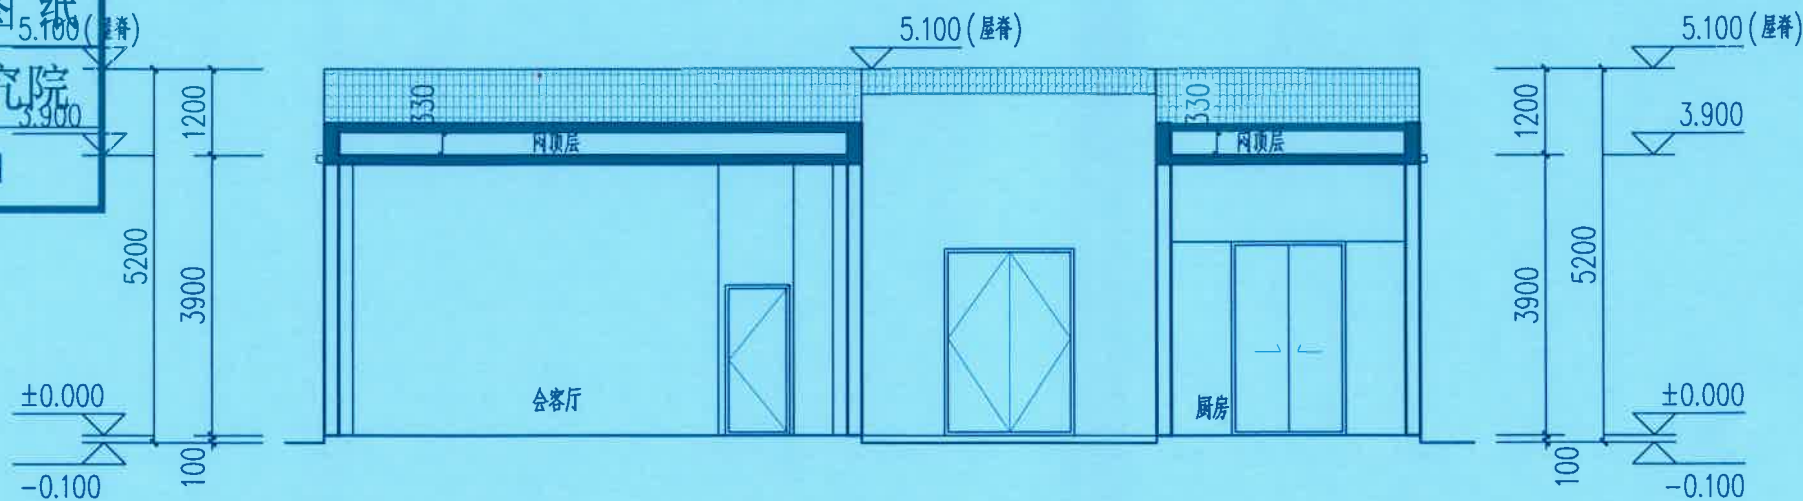

1-1剖面图 1:100

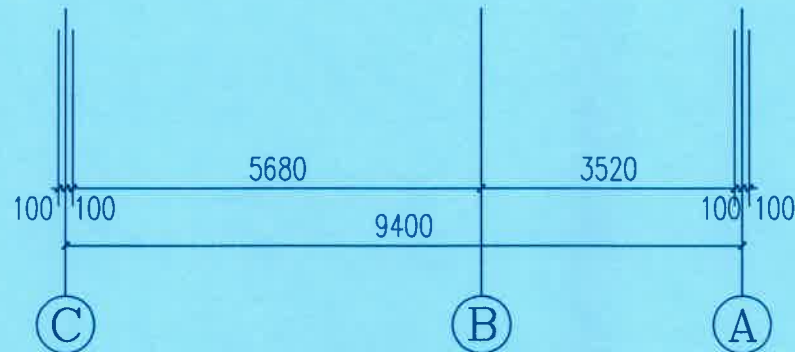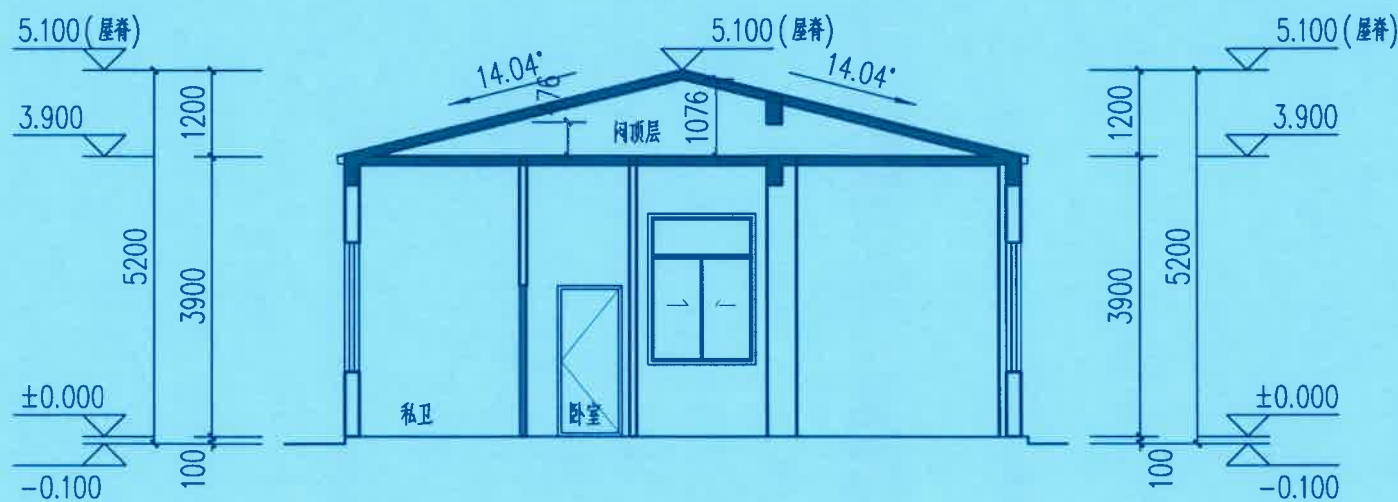

2-2剖面图 1:100

电气

给排水

建筑

电讯

暖通

结构

制图人